



NOTAS		LEGENDA				ATUALIZAÇÃO				<div><div>CONTRATADA:</div><div><div><div><div>CA</div></div></div><div><div>CARVALHO AMARAL ENGENHARIA</div><div>CNPJ Nº: 16.783.066/0001-35</div><div>Avenida Mestre Firmino, nº 728, 1º andar</div><div>Centro, Montes Claros/MG,</div><div>CEP: 39401-074</div></div></div></div> <div><div>CONTRATANTE:</div><div><div><div><div></div></div></div><div><div>CÂMARA MUNICIPAL DE FRANCISCO SÁ</div><div>CNPJ Nº: 25.217.381/0001-96</div><div>Av. Getúlio Vargas, 1014</div><div>Centro, Francisco Sá/MG,</div><div>CEP: 39580-000</div></div></div></div> <div><div>TÍTULO:</div><div><div>PROJETO ELÉTRICO</div><div>REFORMA CÂMARA MUNICIPAL FRANCISCO SÁ</div><div>PLANTA BAIXA, DIAGRAMAS E QUADROS</div></div></div> <div><div>DATA:</div><div>10/05/2021</div></div> <div><div>ESCALA:</div><div>INDICADA</div></div> <div><div>PRANCHA:</div><div>01/05</div></div> <div><div>RESP. TEC. GABRIEL VINICIUS MARTINS</div><div>REG. CREA: 230.779/D</div></div> <div><div>MUNICÍPIO/ÁREA:</div><div>MUNICÍPIO DE FRANCISCO SÁ/MG</div></div> <div><div>RESPONSÁVEL CONTRATANTE:</div><div>CÂMARA M. DE FRANCISCO SÁ/MG</div></div> <div><div>ENDEREÇO DA OBRA:</div><div>MUNICÍPIO DE FRANCISCO SÁ</div></div>				0		EMISSÃO INICIAL		/ /21							
1- MEDIDAS EM METROS.		REV.		DESCRIÇÃO		DATA		EXEC.		VERIF.		APROV.													

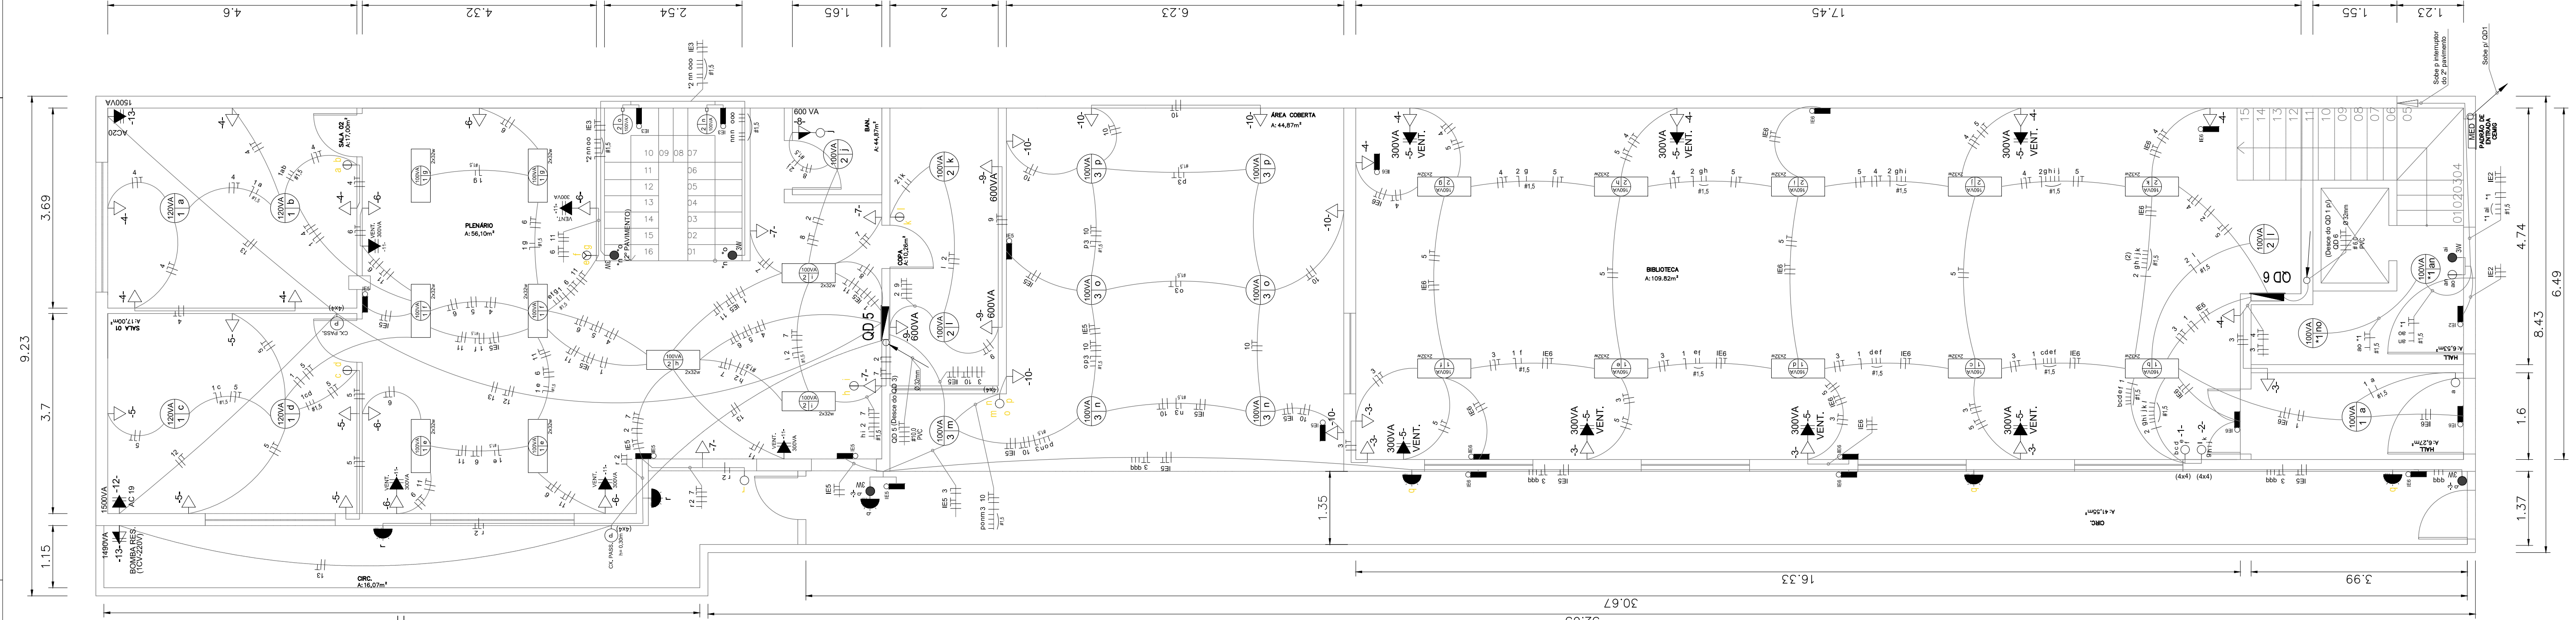

1 PLANTA BAIXA - TÉRREO

ESCALA 1:60

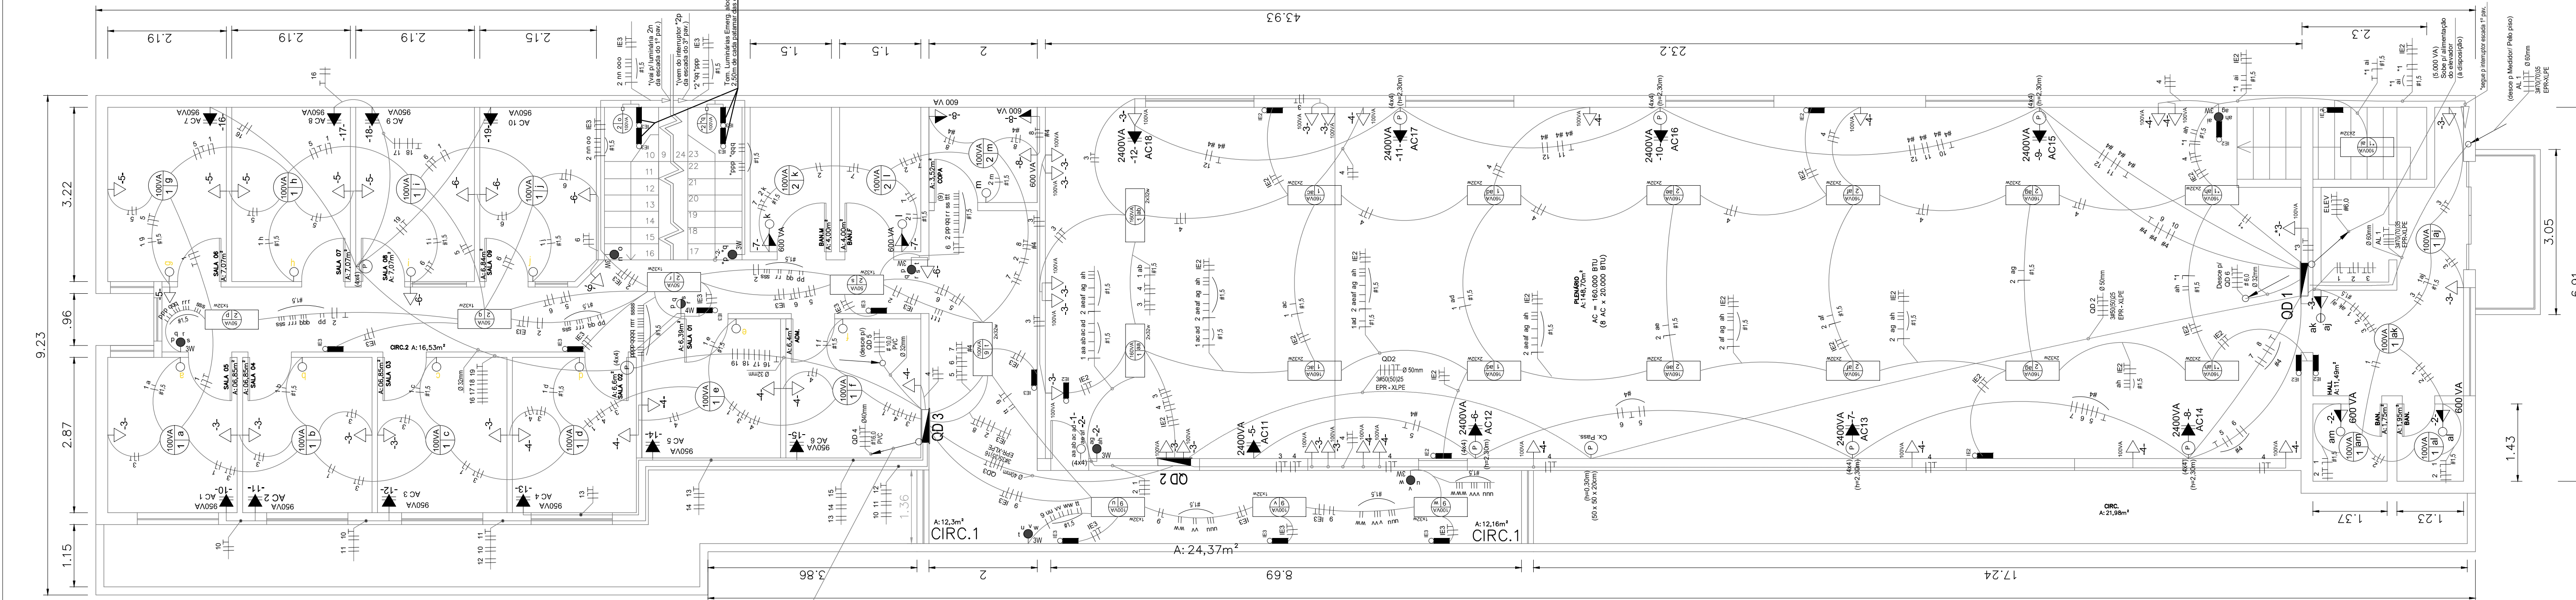

2 PLANTA BAIXA - 2º PAVIMENTO

ESCALA 1:60